
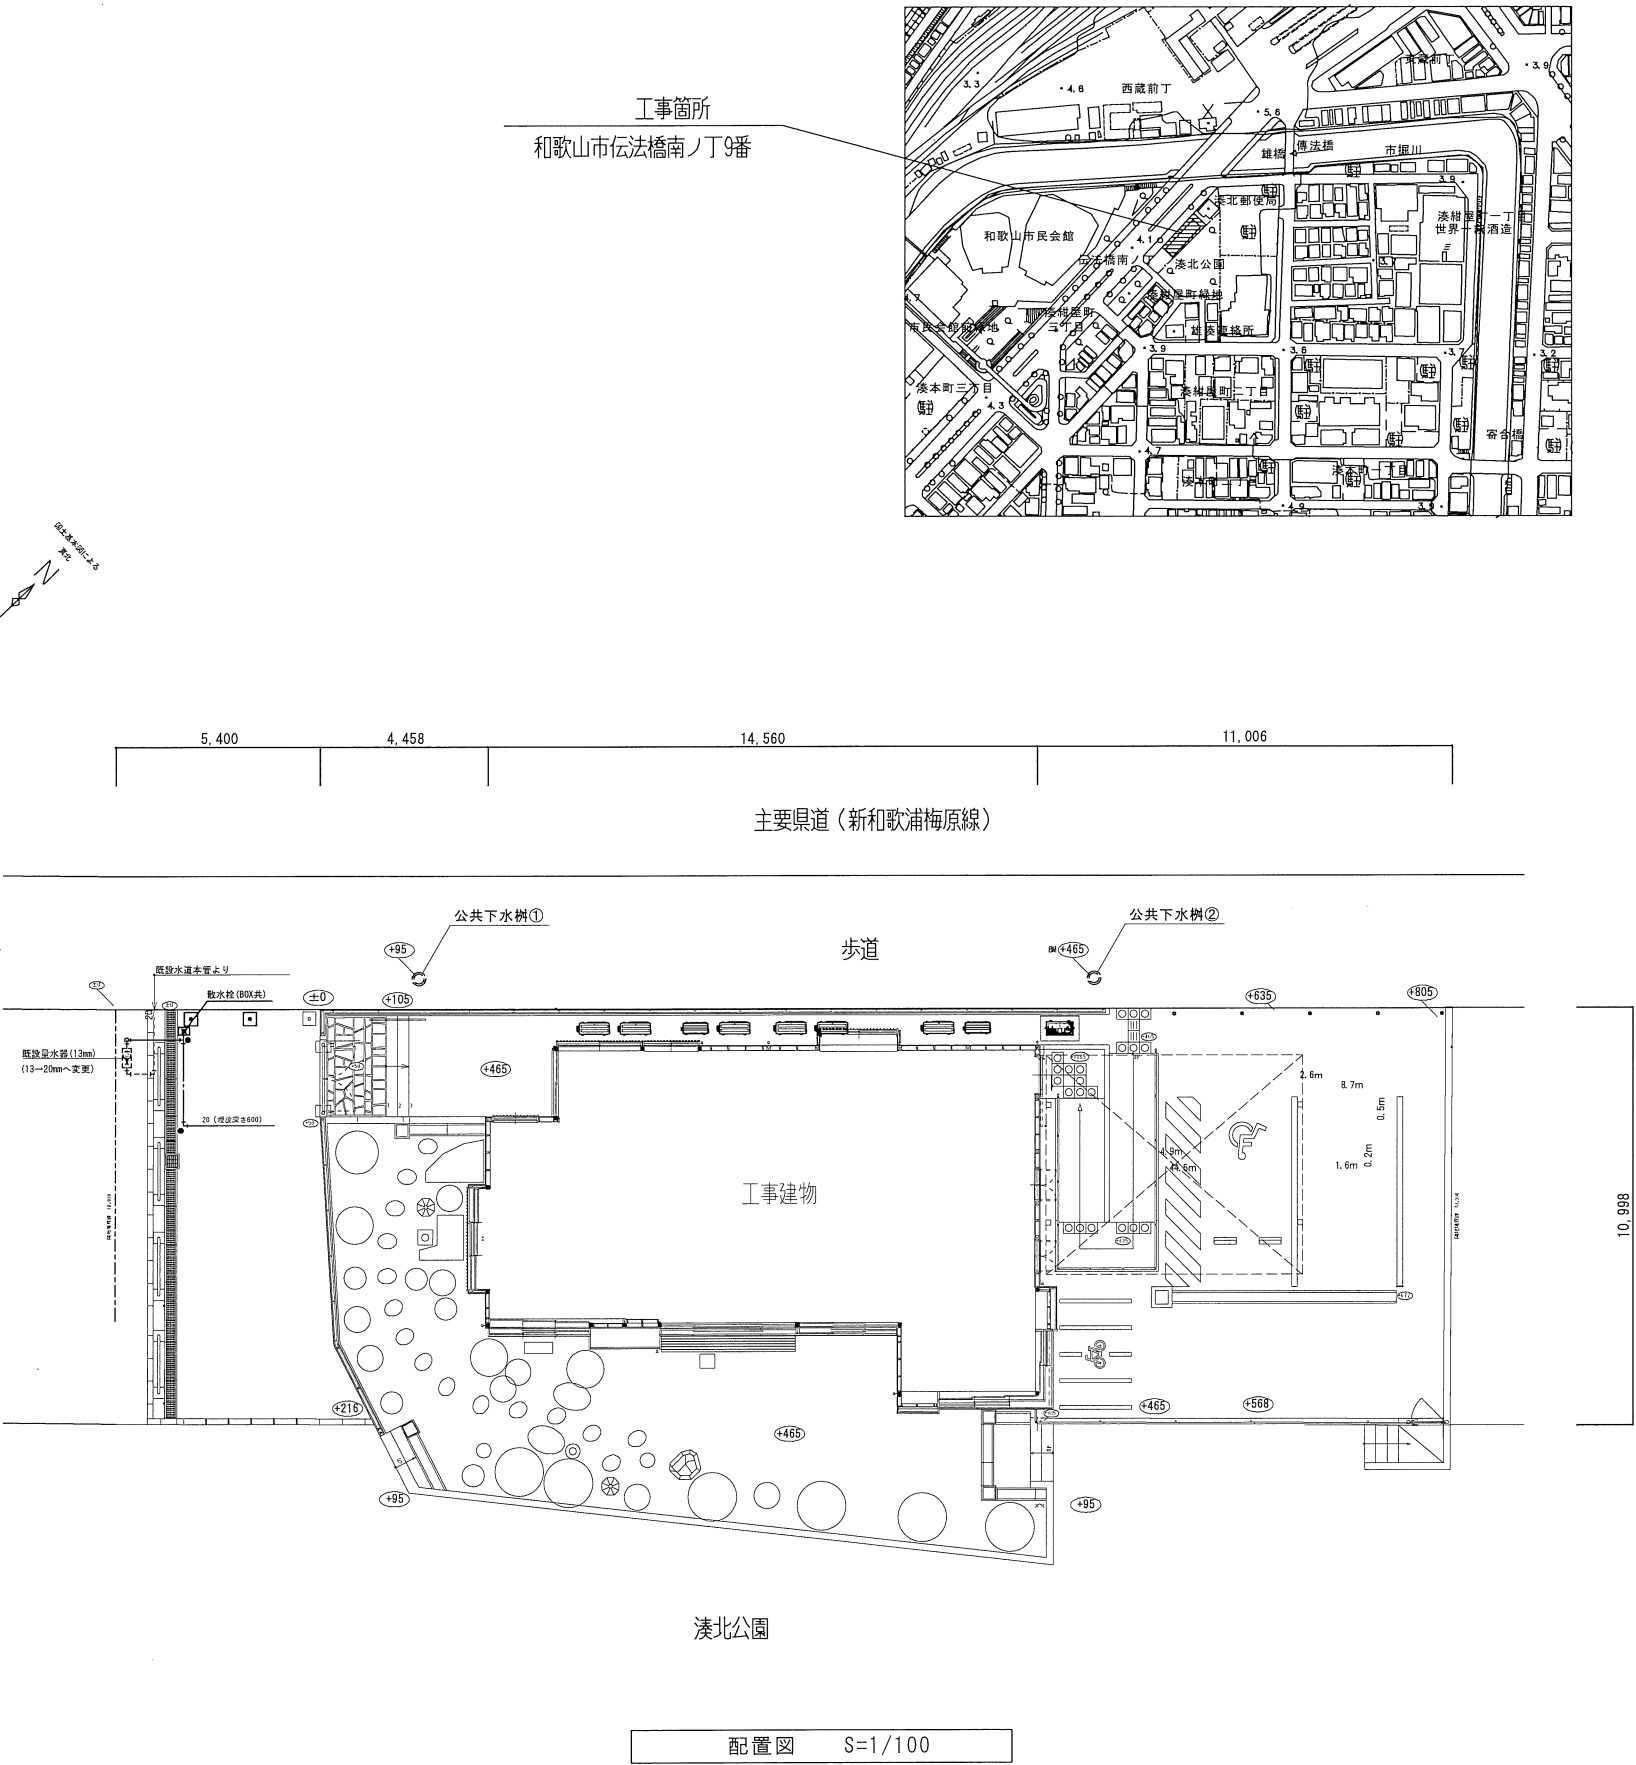


凡 例


給水管	—————
排水管	—————
通気管	—————
冷媒管	————— R ———
ドレン管	————— D ———
バルブボックス	⊗
散水栓	⊗
排水樹	○

● 工 事 区 分 （○印を付した業者を含むものとする。△印は名々業者に含み ▲ が一括扱いとする。）					
工事項目	内 容	建築	電気	機械	備 考
仮 設	現場事務所	○	○	○	
	仮設便所・手洗い	○	○	○	
	倉庫・下小屋	○	○	○	
	試験・調査費	○	○	○	
	仮囲い	○	○	○	
	場内整地	○	○	○	
	外部足場・登り桟橋・内部足場・地足場等	○	○	○	定着する足場、桟橋の類は電気・機械業者に無償で使用させる
	仮設電力・上下水・ガス及び使用料金	▲	△	△	
構 造	上記本引込後引渡までの基本料金・使用料金	▲	△	△	
	壁・床・梁貫通部のスリーブ又は箱入の設置	○	○	○	
	上記貫通部補強	○	○	○	監督職員の立会
	上記貫通部穴埋及び補修	○	○	○	
	床・壁・天井点検口の設置	○	○	○	取付位置を建築業者に渡す。
	上記開口補強	○	○	○	
空調設備	天井及び壁の取付機器の補強及び開口補強	○	○	○	取付位置を建築業者に渡す。
	室内・室外機の設置	○	○	○	取付位置を建築業者に渡す。
	室内・室外機の1次側電源供給	○	○	○	電源は冷媒管共送
	室内・室外機の渡り配線	○	○	○	冷媒管共送
	空調機用リモコンの取付及び配線	○	○	○	
	空調機用リモコンの配管及びボックス	○	○	○	
換気設備	試運転調整	○	○	○	
	換気扇の設置	○	○	○	
	24時間換気スイッチの取付、配線及び配管	○	○	○	24時間24分は電気設備工事へ支給
	一般換気扇スイッチの取付、配線及び配管	○	○	○	
エレベーター	試運転調整	○	○	○	
	昇降路の築造及び名階出入口開口工事	○	○	○	
	昇降路ピット基礎工事	○	○	○	
	鉄塔（ガイドレール）の支持梁の設置工事	○	○	○	
	機重用梁設置工事	○	○	○	
	化粧三方枠	○	○	○	
	昇降路鉄塔（レール）据付工事	○	○	○	
	名階エレベーター乗り場枠据付工事	○	○	○	
	名階出入口据付後の壁、床の仕上工事	○	○	○	
	昇降路内電源線引出工事（200V、100V）	○	○	○	
	メンテナンス用コンセント設置工事	○	○	○	
	エレベーター内電話対応モジュラーコンセント設置工事	○	○	○	
	エレベーター用電話線の配管工事	○	○	○	
	エレベーター用電話線の配線工事	○	○	○	別途工事
	昇降路内エレベーター配線工事（電源・電話）	○	○	○	
	電話局線の入線及び接続工事	○	○	○	別途工事
	試運転転用の電源供給工事（200V）	○	○	○	
	エレベーターインターホンの取付工事	○	○	○	別途工事
	エレベーターインターホン用の配管・配線工事	○	○	○	

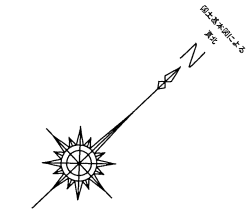


完成図			
工 事 名	有吉佐和子邸復元機械設備工事		
図面名称	付近見取図・配置図		
図面番号	M-02	縮 尺	A1:1/100 A3:1/200
和歌山配管工事株式会社			


空調機器表（空調機器）																
記号		品名	仕様					設置場所	電源	数量	備考欄					
ACP	- 1	空冷ヒートポンプ式エアコン	天井埋込形	4方向吹	2.5HP		天井カバー(ブラウン系色)共		インバーター制御	1階	スペース①～③	1φ	200V	3	組	室外機 銅製架台、吹出ガイド
ACP	- 2	三菱電機 PLZ-ERMP63SEZ-A	冷房能力	5.6	kW		暖房能力 6.3		kW		ドレンアップキット内臓					
ACP	- 3	室外機 PUZ-ERMP63KA11-A	圧縮機	1.30	kW		送風機 (内) 0.050		kW (外) 0.040		kW		ワイヤード リモコン共			
		室内機 PL-ERP63EA9	冷媒管	φ6.4/φ12.7												
ACP	- 4	空冷ヒートポンプ式エアコン	天井埋込形	2方向吹	2.3HP		天井カバー(ブラウン系色)共		インバーター制御	1階	展示室①	1φ	200V	1	組	室外機 銅製架台、吹出ガイド
		三菱電機 PLZ-ERMP56SLZ-A	冷房能力	5.0	kW		暖房能力 5.6		kW		ドレンアップキット内臓					
		室外機 PUZ-ERMP56SKA11-A	圧縮機	1.20	kW		送風機 (内) 0.050		kW (外) 0.040		kW		ワイヤード リモコン共			
		室内機 PL-RP56LA17	冷媒管	φ6.4/φ12.7												
ACP	- 5	空冷ヒートポンプ式マルチエアコン	壁掛型		インバーター制御					1階	事務・管理室	1φ	100V	1	組	室外機 銅製架台、吹出ガイド
		三菱電機 MSZ-JXV2221-W	冷房能力	2.2	kW		暖房能力 2.5		kW							
		室外機 MUZ-JXV2221	圧縮機	0.6	kW		送風機 (内) 0.028		kW (外) 0.050		kW		ワイヤレス リモコン 共			
		室内機 MSZ-JXV2221-W-IN	冷媒管	φ6.4/φ9.5												
ACP	- 6	空冷ヒートポンプ式マルチエアコン	壁掛型		インバーター制御					1階	飲食物販売スペース	1φ	100V	1	組	室外機 銅製架台、吹出ガイド
		三菱電機 MSZ-JXV2521-W	冷房能力	2.5	kW		暖房能力 2.8		kW							
		室外機 MSZ-JXV2521	圧縮機	0.65	kW		送風機 (内) 0.030		kW (外) 0.050		kW		ワイヤレス リモコン 共			
		室内機 MSZ-JXV2521-W-IN	冷媒管	φ6.4/φ9.5												
ACP	- 7	空冷ヒートポンプ式エアコン	壁掛型		2.0HP		インバーター制御			2階	展示室②	1φ	200V	1	組	室外機 銅製架台、吹出ガイド
		三菱電機 PKZ-ERMP50SLZ-A	冷房能力	4.5	kW		暖房能力 5.0		kW							
		室外機 MSZ-JXV2521	圧縮機	1.00	kW		送風機 (内) 0.030		kW (外) 0.040		kW		ワイヤード リモコン共			
		室内機 PK-RP50LA	冷媒管	φ6.4/φ12.7												
ACP	- 8	空冷ヒートポンプ式エアコン	壁掛型		3.0HP		インバーター制御			2階	和室	1φ	200V	1	組	室外機 銅製架台、吹出ガイド
		三菱電機 PKZ-ERMP80SKZ-A	冷房能力	7.1	kW		暖房能力 8.0		kW							
		室外機 PUZ-ERMP80SHA11-A	圧縮機	1.6	kW		送風機 (内) 0.057		kW (外) 0.060		kW		ワイヤード リモコン共			
		室内機 PK-RP80KA17	冷媒管	φ9.5/φ15.9												

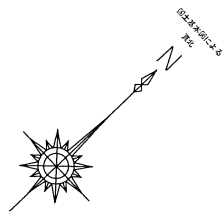

主要配管新設和歌山配管図

 

歩道

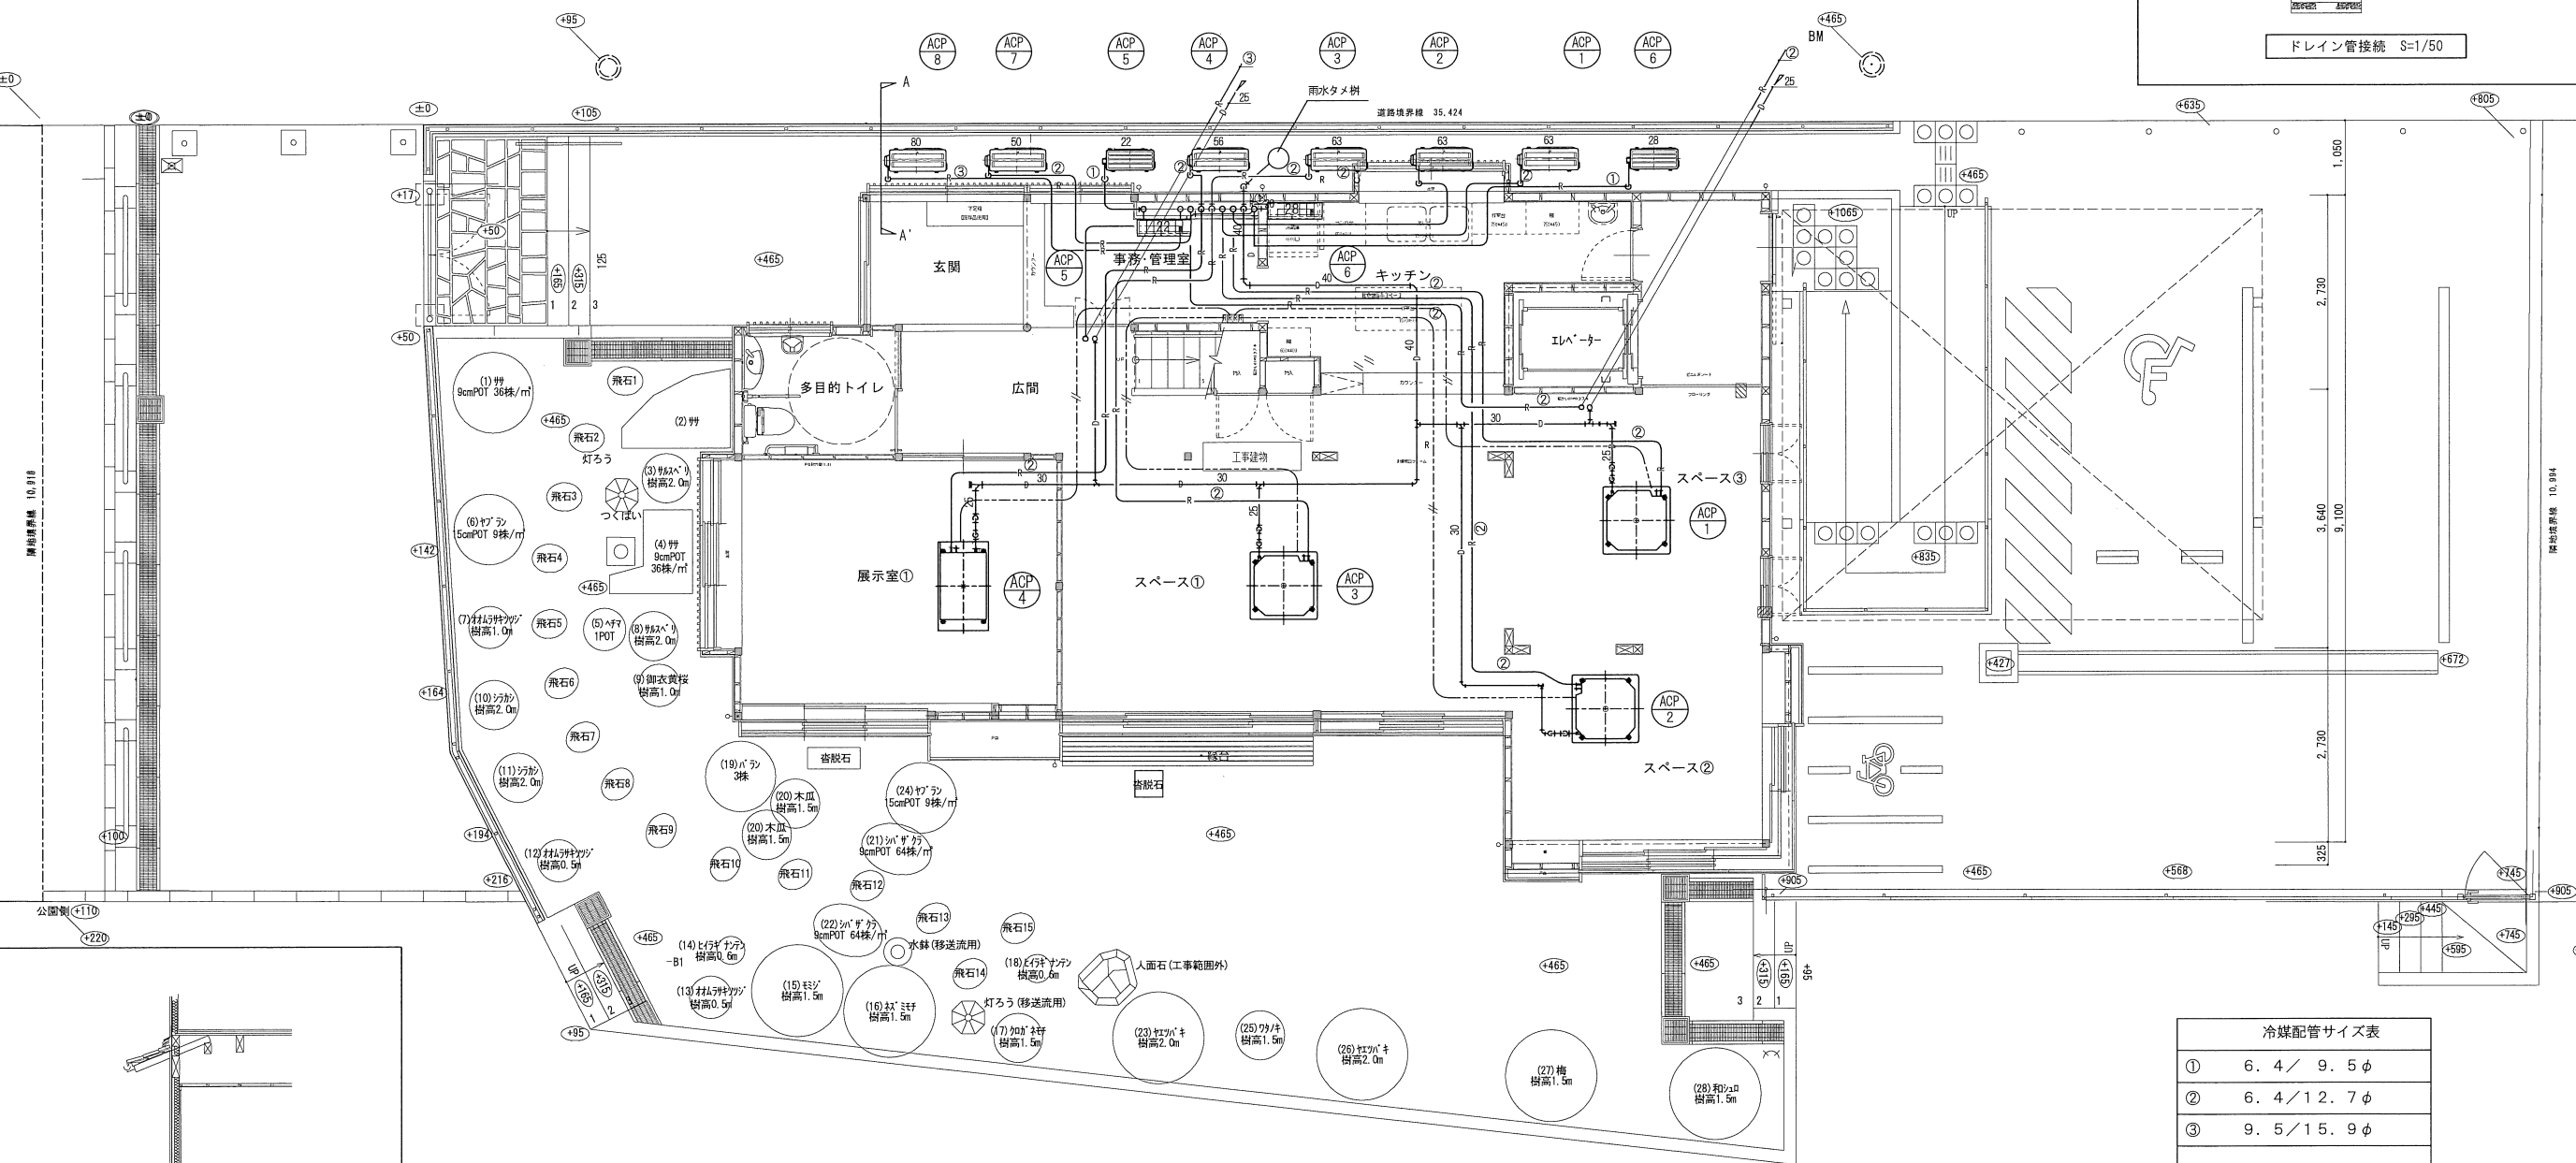

冷媒配管サイズ表	
①	6.4 / 9.5 φ
②	6.4 / 12.7 φ
③	9.5 / 15.9 φ

連絡操作線	EM-EFF 2.0×30
リコン配線	EM-CEE 1.25×20
7-ス線	EM-IE 2.0×10


凡例 [R] 個別リコン

完成図


工事名	有吉佐和子復元機械設備工事		
図面名称	空調設備 1階平面図		
図面番号	M-04	縮尺	A1:1/50 A3:1/100
和歌山配管工事株式会社			

奥北公園

1階平面図 S=1/50

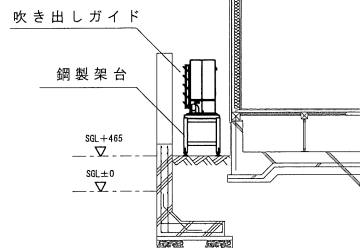

A-A' 断面図 S=1/50

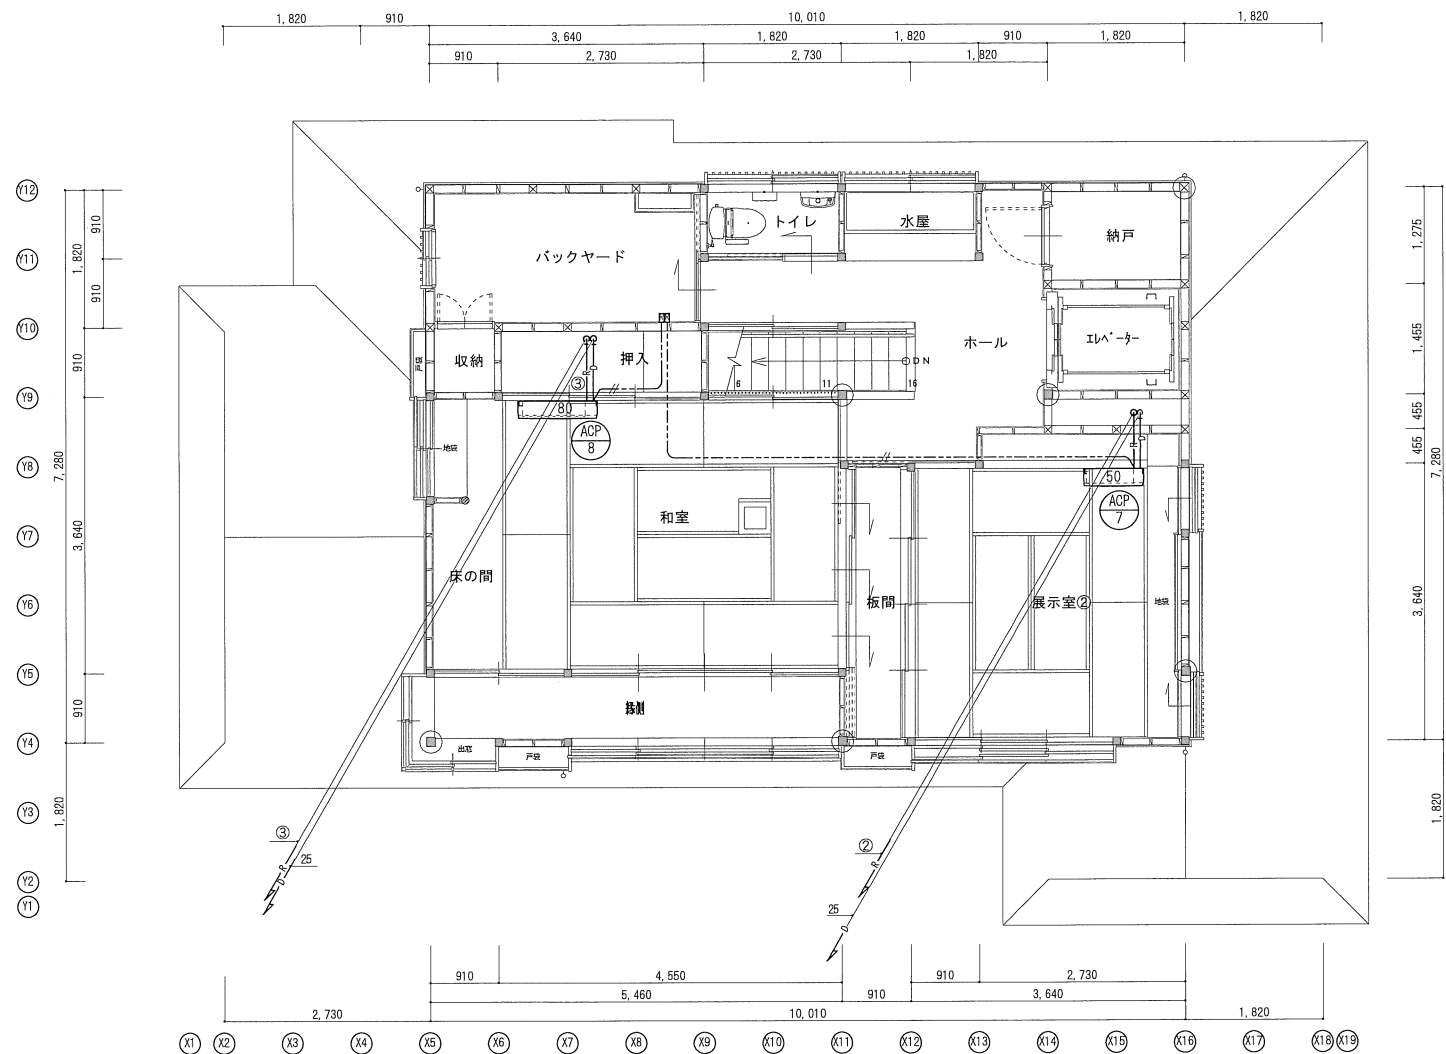

2 階平面図 S=1/50

冷媒配管サイズ表	
①	6.4 / 9.5φ
②	6.4 / 12.7φ
③	9.5 / 15.9φ

連絡操作線	EM-EEF 2.0×30
配線	EM-CEE 1.25×20
アース線	EM-IE 2.0×10





凡 例 R 個別 配線

完成図

工 事 名	有吉佐和子邸復元機械設備工事		
図面名称	空調設備 2 階平面図		
図面番号	M-05	縮 尺	A1:1/50 A3:1/100
和歌山配管工事株式会社			


機 器 表

名 称	品 番	付 属 品 ・ 形 式 ・ 仕 様	屋 内						屋 外	計	備 考 欄
			1 階			2 階					
			事務・管理室	多目的トイレ	キッチン (飲食物販売スペース)		トイレ	水屋			
洋風大便器（床下排水）	CS597BS	SH596BAYR(α-タンク)		1						1	
	TCF5840AUPS	(エコリコモン, 便器洗浄ユニット)AC100V-1260W									
しびん洗浄水栓	T95WRR			1						1	
洋風大便器（床下排水）	CS232B	SH232BA					1			1	
	TCF6623	AC100V-321W									
紙巻器	YH702	(棚付2連SUS製)		1						1	
紙巻器	YH650	(棚付2連)					1			1	
カウンター体形洗面器	L650D	TENA40AW(自動水栓), TL2501D, T22BS		1						1	
手洗器	LSL870APR						1			1	
化粧鏡	YM6090A	600×900		1						1	
化粧鏡	YM3545A	350×450					1			1	
跳上げ型手摺り	T112HK7R	T110D25		1						1	
L型手摺り	T112CL10	T110D34		1						1	
横水栓	T23BNR13C							1		1	
バンドキャップ	φ100	SUS製防風板付、覆い付、防虫網付、水切りタイプ 指定色塗装							1	1	
散水栓	T28KUNH13	ボックス共							4	4	
グリース阻集器（GT-1）	HGR-NX50P	FRP製グリース阻集器(ﾊﾞｲﾌﾞ式) 蓋：鉄製（人荷重） 許容流入流量50.0L/min 寸法：600×250×500H							1	1	かさ上げ共

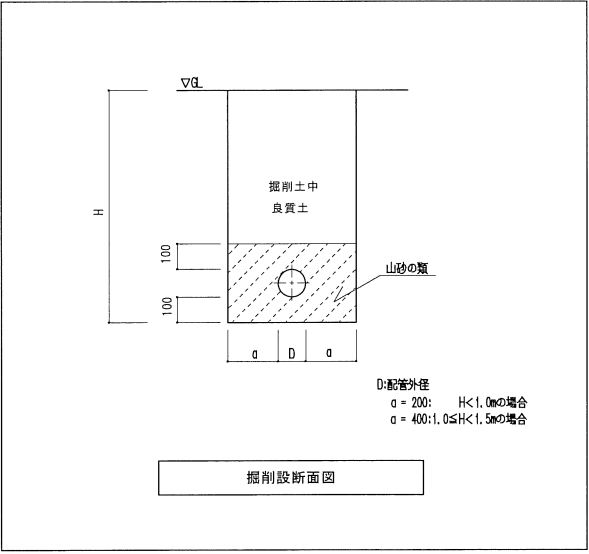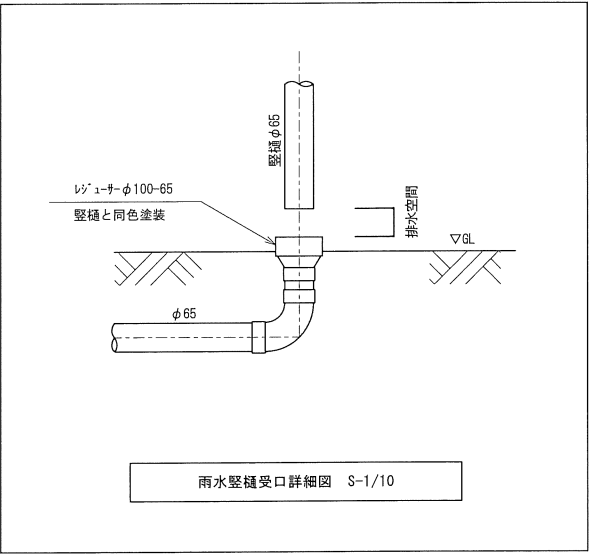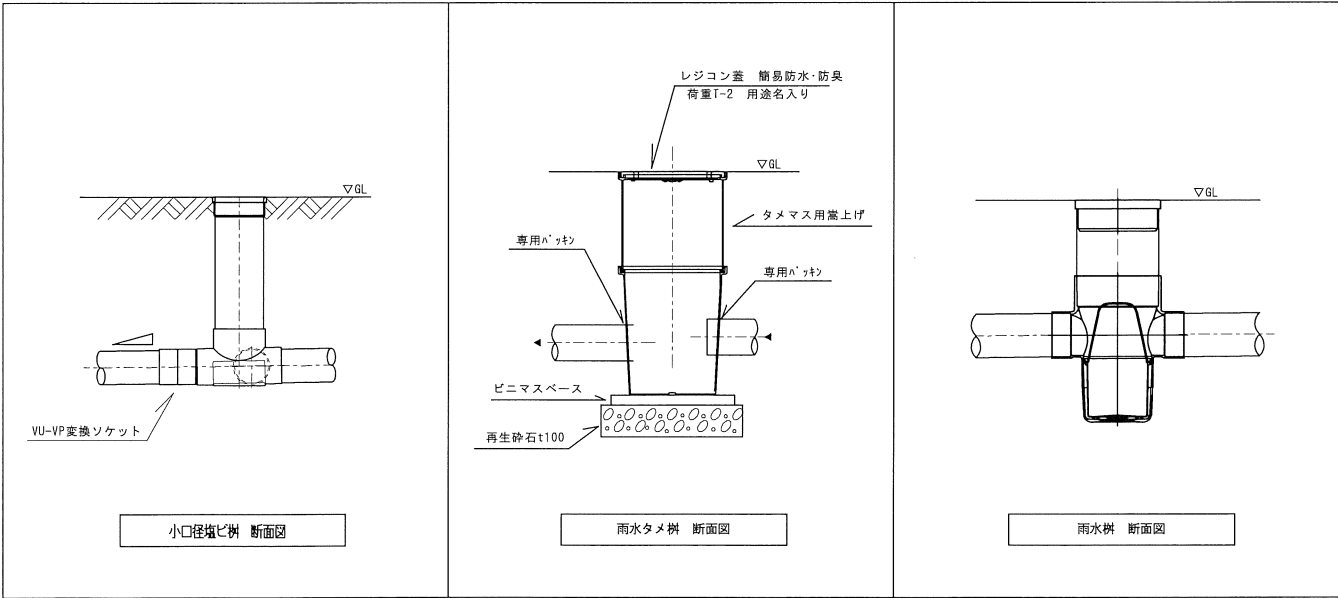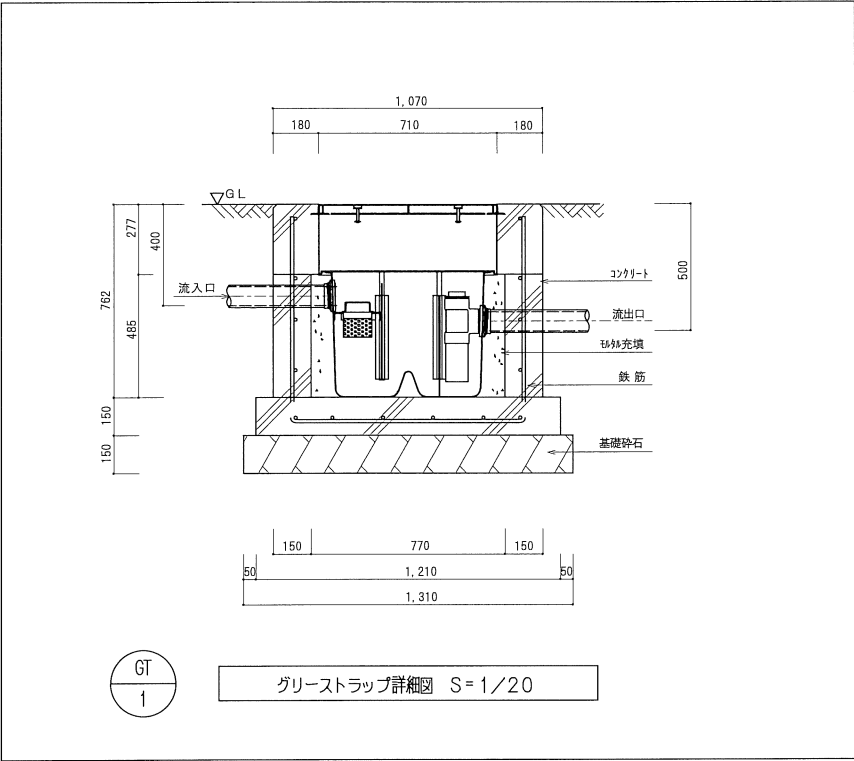


※土部の箇所は蓋を地面から10mm程度下げ土被りとする

完成図			
工 事 名	有吉佐和子邸復元機械設備工事		
図面名称	給排水衛生設備 機器表・詳細図		
図面番号	M-06	縮 尺	A1:1/20 1/10 A3:1/40 1/20
和歌山配管工事株式会社			

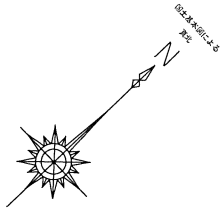

主要配管新設敷設計画図

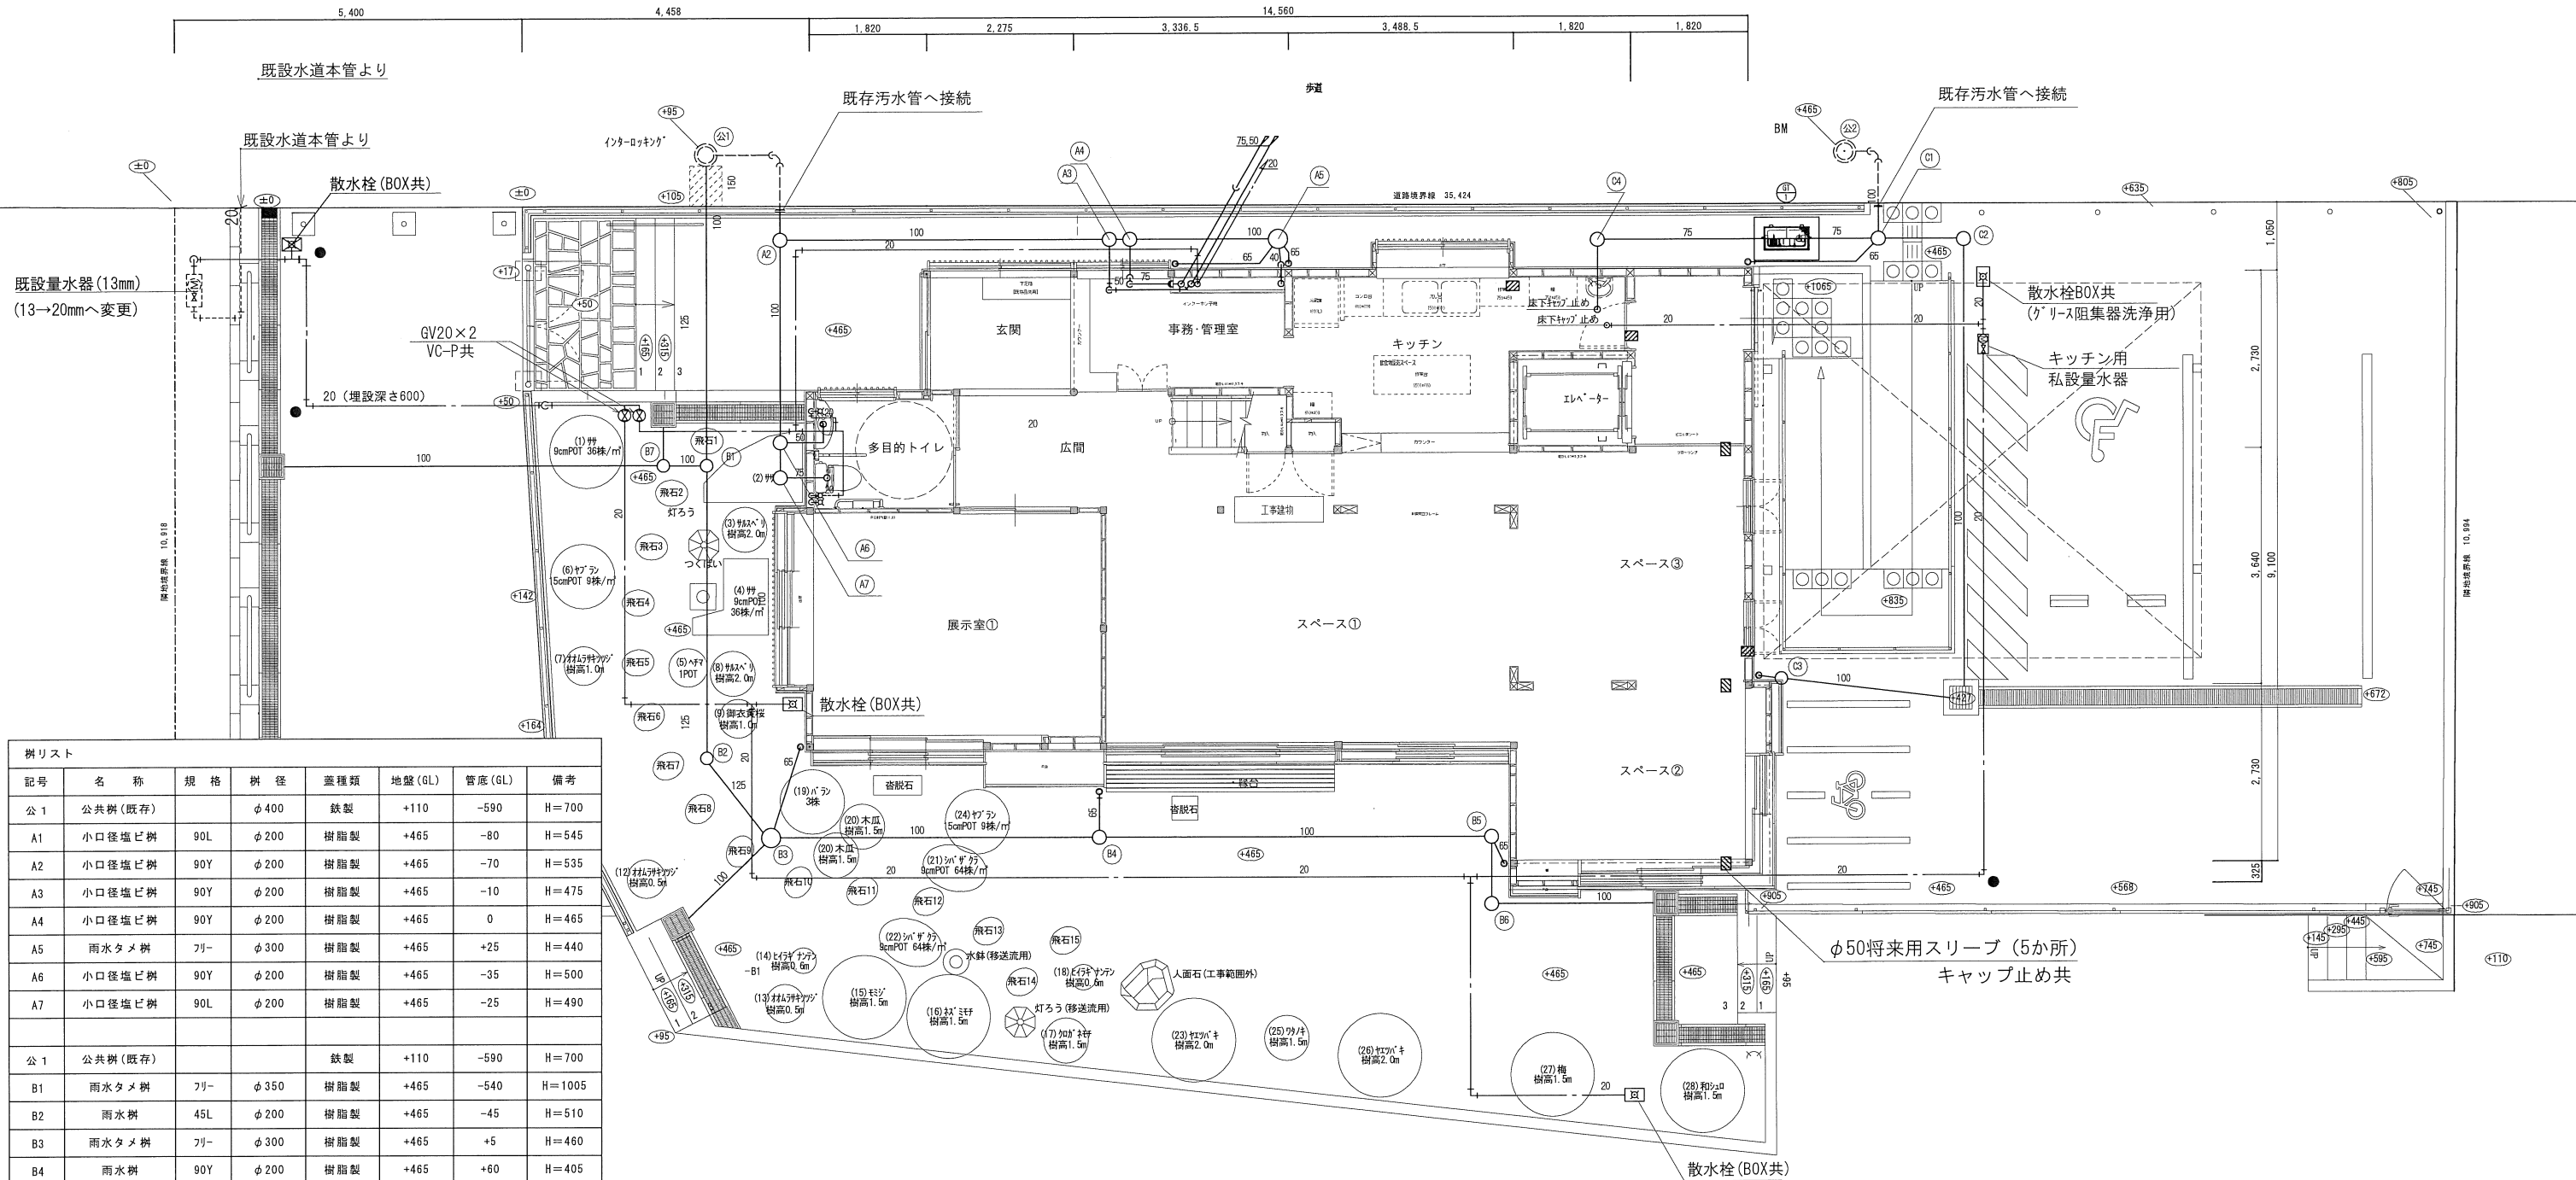


樹リスト							
記号	名 称	規 格	樹 径	蓋種類	地盤 (GL)	管底 (GL)	備 考
公 1	公共樹 (既存)		φ 400	鉄製	+110	-590	H=700
A1	小口径塩ビ樹	90L	φ 200	樹脂製	+465	-80	H=545
A2	小口径塩ビ樹	90Y	φ 200	樹脂製	+465	-70	H=535
A3	小口径塩ビ樹	90Y	φ 200	樹脂製	+465	-10	H=475
A4	小口径塩ビ樹	90Y	φ 200	樹脂製	+465	0	H=465
A5	雨水タメ樹	フリー	φ 300	樹脂製	+465	+25	H=440
A6	小口径塩ビ樹	90Y	φ 200	樹脂製	+465	-35	H=500
A7	小口径塩ビ樹	90L	φ 200	樹脂製	+465	-25	H=490
公 1	公共樹 (既存)			鉄製	+110	-590	H=700
B1	雨水タメ樹	フリー	φ 350	樹脂製	+465	-540	H=1005
B2	雨水樹	45L	φ 200	樹脂製	+465	-45	H=510
B3	雨水タメ樹	フリー	φ 300	樹脂製	+465	+5	H=460
B4	雨水樹	90Y	φ 200	樹脂製	+465	+60	H=405
B5	雨水樹	90L	φ 200	樹脂製	+465	+125	H=340
B6	雨水樹	90L	φ 200	樹脂製	+465	+135	H=330
B7	雨水樹	ST	φ 200	樹脂製	+465	-535	H=1000
公 2	公共樹 (既存)			鉄製	+465	-235	H=700
C1	小口径塩ビ樹	WLS	φ 200	樹脂製	+465	-45	H=510
C2	小口径塩ビ樹	90L	φ 200	樹脂製	+465	-25	H=490
C3	雨水樹	ST	φ 200	樹脂製	+465	+215	H=250
C4	小口径塩ビ樹	90L	φ 125	樹脂製	+465	+105	H=360

淡北公園

1 階平面図 S=1/50

● 埋設標示ピン

完成図			
工 事 名	有吉佐和子邸復元機械設備工事		
図面名称	給排水衛生設備 1 階平面図		
図面番号	M-07	縮 尺	A1:1/50 A3:1/100
和歌山配管工事株式会社			

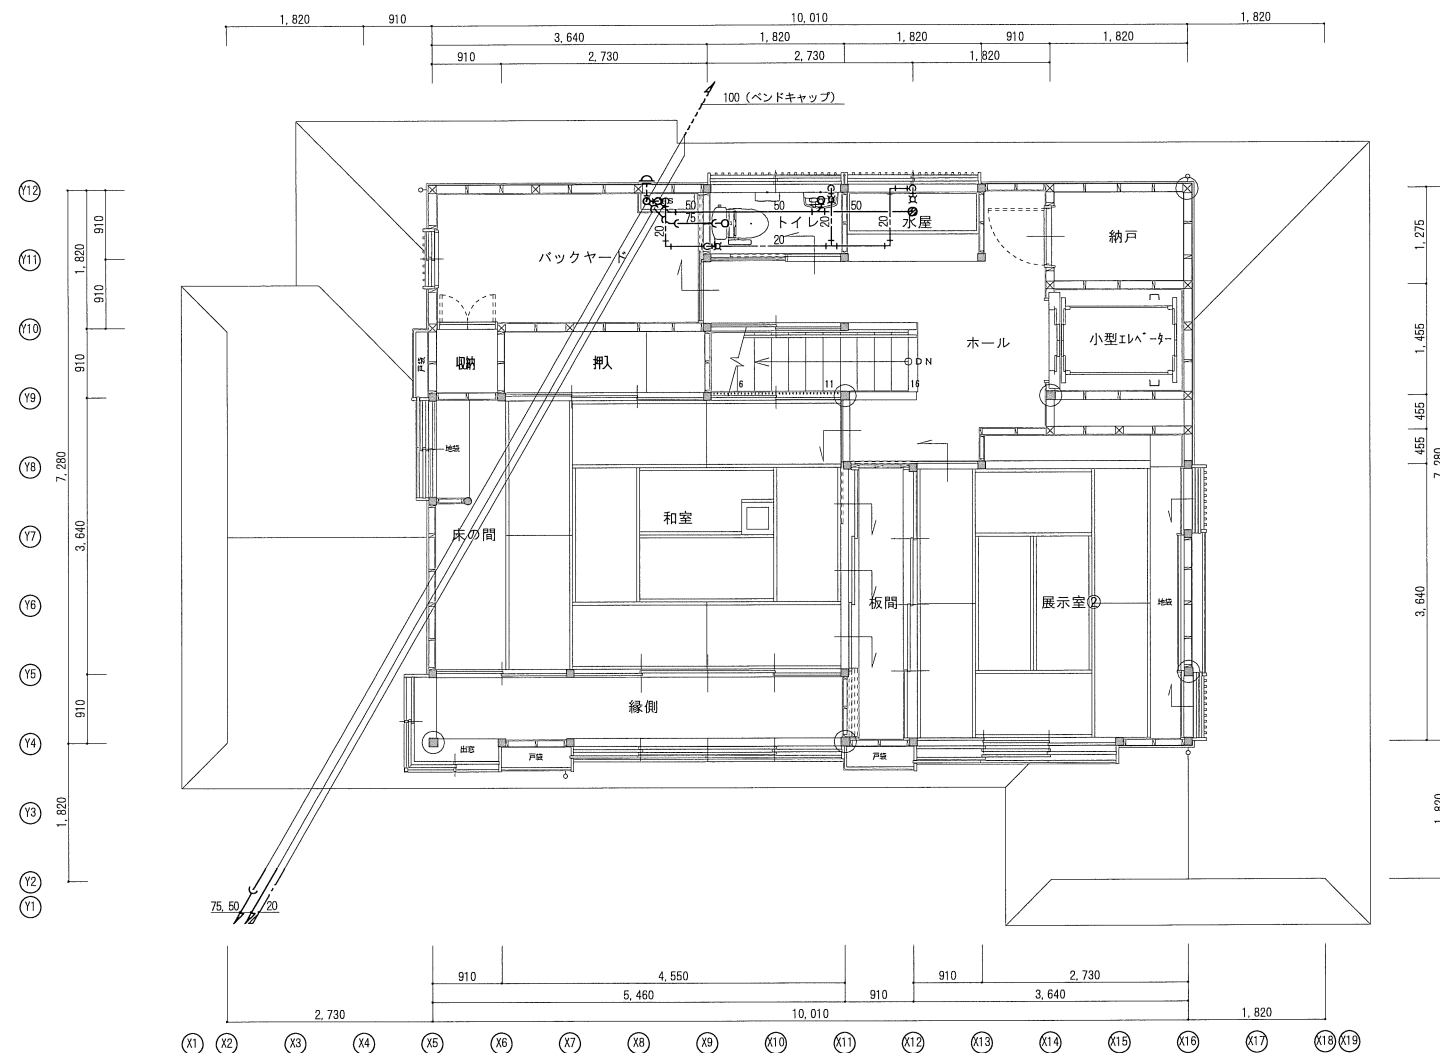


2階平面図 S=1/50


完成図			
工 事 名	有吉佐和子邸復元機械設備工事		
図面名称	給排水衛生設備 2階平面図		
図面番号	M-08	縮 尺	A1:1/50 A3:1/100
和歌山配管工事株式会社			

機 器 表 （ 換 気 設 備 ）															
記 号	品 名	仕 様					設置場所		電 源	数 量	備 考 欄				
							階	場所							
FE - 1	天井埋込形換気扇	天井埋込形	低騒音形	24時間換気対応	三菱電機 VD-18ZLC12-1N		フルコエフテック AT-150TCWSJ5	ブラウン系	一般地区、指定色	1 階	ｽﾍﾞｰｽ①～③ 広間	1 φ- 100 V	2 組		
		強 : 150 φ× 190	m3/h× 60	Pa × 29.5	W	SUS製防風板付ﾊﾞﾝﾄﾞｷｬｯﾌﾟ(覆い付・水切ﾀｲﾌﾟ) φ 150(防虫網付) × 1									
		弱 : 150 φ× 60	m3/h× 30	Pa × 13.0	W	ｺﾝﾄﾛｰﾙｽｲｯﾁ共									
FE - 2	ﾊﾞｲﾌﾞﾌﾞﾌﾞ	角形格子ﾀﾞｸﾞﾘﾙﾀｲﾌﾟ	壁付型	24時間換気対応	三菱電機 V-08PFLD7		フルコエフテック AT-100TCWSJ5	標 準	一般地区、指定色	1 階	事務・管理室	1 φ- 100 V	1 組		
		100 φ× 40	m3/h× 10	Pa × 2.4	W	SUS製防風板付ﾊﾞﾝﾄﾞｷｬｯﾌﾟ(覆い付・水切ﾀｲﾌﾟ) φ 100(防虫網付) × 1									
		ｺﾝﾄﾛｰﾙｽｲｯﾁ共													
FE - 3	ﾊﾞｲﾌﾞﾌﾞﾌﾞ	角形格子ﾀﾞｸﾞﾘﾙﾀｲﾌﾟ	壁付型	24時間換気対応	三菱電機 V-12PFL7		フルコエフテック AT-150TCWSJ5	標 準	一般地区、指定色	1 階	飲食物販売ｽﾍﾞｰｽ	1 φ- 100 V	1 組		
		150 φ× 70	m3/h× 10	Pa × 3.6	W	SUS製防風板付ﾊﾞﾝﾄﾞｷｬｯﾌﾟ(覆い付・水切ﾀｲﾌﾟ) φ 150(防虫網付) × 1									
		ｺﾝﾄﾛｰﾙｽｲｯﾁ共													
FE - 4	天井埋込形換気扇	天井埋込形	低騒音形	24時間換気対応	三菱電機 VD-15ZLC12-1N		フルコエフテック AT-100TCWSJ5	ブラウン系	一般地区、指定色	1 階	展示室①	1 φ- 100 V	1 組		
		強 : 100 φ× 100	m3/h× 60	Pa × 15.5	W	SUS製防風板付ﾊﾞﾝﾄﾞｷｬｯﾌﾟ(覆い付・水切ﾀｲﾌﾟ) φ 100(防虫網付) × 1									
		弱 : 100 φ× 20	m3/h× 10	Pa × 6.0	W	ｺﾝﾄﾛｰﾙｽｲｯﾁ共									
FE - 5	天井埋込形換気扇	天井埋込形	低騒音形	24時間換気対応	三菱電機 VD-15ZC12-1N		フルコエフテック AT-100TCWSJ5	ホワイト系	一般地区、指定色	1 階	多目的トイレ	1 φ- 100 V	1 組		
		100 φ× 80	m3/h× 50	Pa × 15.5	W	SUS製防風板付ﾊﾞﾝﾄﾞｷｬｯﾌﾟ(覆い付・水切ﾀｲﾌﾟ) φ 100(防虫網付) × 1									
FE - 6	天井埋込形換気扇	天井埋込形	低騒音形	24時間換気対応	三菱電機 VD-15ZLC12-1N		フルコエフテック AT-100TCWSJ5	ブラウン系	一般地区、指定色	2 階	ホール	1 φ- 100 V	1 組		
		強 : 100 φ× 70	m3/h× 50	Pa × 15.5	W	SUS製防風板付ﾊﾞﾝﾄﾞｷｬｯﾌﾟ(覆い付・水切ﾀｲﾌﾟ) φ 100(防虫網付) × 1									
		弱 : 100 φ× 10	m3/h× 10	Pa × 5.5	W	ｺﾝﾄﾛｰﾙｽｲｯﾁ共									
FE - 7	天井埋込形換気扇	天井埋込形	低騒音形	24時間換気対応	三菱電機 VD-15ZLC12-1N		フルコエフテック AT-100TCWSJ5	ブラウン系	一般地区、指定色	2 階	展示室②	1 φ- 100 V	1 組		
		強 : 100 φ× 100	m3/h× 60	Pa × 15.5	W	SUS製丸形防風板付ﾊﾞﾝﾄﾞｷｬｯﾌﾟ(覆い付・水切ﾀｲﾌﾟ) φ 100(防虫網付) × 1									
		弱 : 100 φ× 20	m3/h× 10	Pa × 6.0	W	ｺﾝﾄﾛｰﾙｽｲｯﾁ共									
FE - 8	天井埋込形換気扇	天井埋込形	低騒音形	24時間換気対応	三菱電機 VD-15ZLC12-1N		フルコエフテック AT-100TCWSJ5	ブラウン系	一般地区、指定色	2 階	和室	1 φ- 100 V	1 組		
		強 : 100 φ× 100	m3/h× 60	Pa × 15.5	W	SUS製防風板付ﾊﾞﾝﾄﾞｷｬｯﾌﾟ(覆い付・水切ﾀｲﾌﾟ) φ 100(防虫網付) × 1									
		弱 : 100 φ× 20	m3/h× 10	Pa × 6.0	W	ｺﾝﾄﾛｰﾙｽｲｯﾁ共									
FE - 9	ﾊﾞｲﾌﾞﾌﾞﾌﾞ	角形格子ﾀﾞｸﾞﾘﾙﾀｲﾌﾟ	壁付型	24時間換気対応	三菱電機 V-08PWXD3		フルコエフテック AT-100TCWSJ5	ブラウン系	一般地区、指定色	2 階	トイレ	1 φ- 100 V	1 組		
		100 φ× 30	m3/h× 10	Pa × 2.0	W	SUS製防風板付ﾊﾞﾝﾄﾞｷｬｯﾌﾟ(覆い付・水切ﾀｲﾌﾟ) φ 100(防虫網付) × 1									
OA - 1	給気ユニット	給排気ｸﾞﾘﾙ (ﾌｨﾙﾀｰ付)	壁付	φ 100				ベージュ	一般地区、指定色	1 階	玄 関		1 組		
		SUS製防風板付ﾊﾞﾝﾄﾞｷｬｯﾌﾟ(覆い付・水切ﾀｲﾌﾟ)		φ 100(防虫網付)				ホワイト	一般地区、指定色	1 階	飲食物販売ｽﾍﾞｰｽ		1 組		
							三菱電機 P-13WQU-BE		ホワイト	一般地区、指定色	1 階	多目的トイレ		1 組	
							フルコエフテック AT-100TCWSJ5		ホワイト	一般地区、指定色	2 階	トイレ		1 組	
OA - 2	給気口	給排気ｸﾞﾘﾙ (ﾌｨﾙﾀｰ付)	天井付	φ 150				ブラウン系	一般地区、指定色	2 階	展示室②		1 組		
		SUS製防風板付ﾊﾞﾝﾄﾞｷｬｯﾌﾟ(覆い付・水切ﾀｲﾌﾟ)		φ 150(防虫網付)			三菱電機 P-18GX2-M		ブラウン系	一般地区、指定色	2 階	和室		1 組	
							フルコエフテック AT-150TCWSJ5		ブラウン系	一般地区、指定色	2 階	ホール		1 組	
OA - 3	給気ユニット	給排気ｸﾞﾘﾙ (ﾌｨﾙﾀｰ付)	壁付	φ 150				ベージュ	一般地区、指定色	1 階	ｽﾍﾞｰｽ①～③		2 組		
		SUS製防風板付ﾊﾞﾝﾄﾞｷｬｯﾌﾟ(覆い付・水切ﾀｲﾌﾟ)		φ 150(防虫網付)			三菱電機 P-18GX2-M		ベージュ	一般地区、指定色	1 階	展示室①		1 組	
							フルコエフテック AT-150TCWSJ5								
1. 能力は記載能力値以上とする。 2. 24時間換気機能付コントロールスイッチのリモコンは、本工事より電気設備工事に支給する。 3. 換気扇グリル及びフード色については壁・天井色と近いモノとし、監督職員と協議の上決定する。															


完成図			
工 事 名	有吉佐和子邸復元機械設備工事		
図面名称	換気設備 機器表		
図面番号	M-09	縮 尺	
和歌山配管工事株式会社			

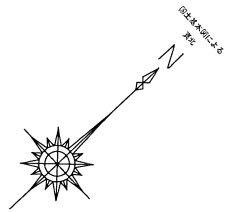

2階平面図 S=1/50

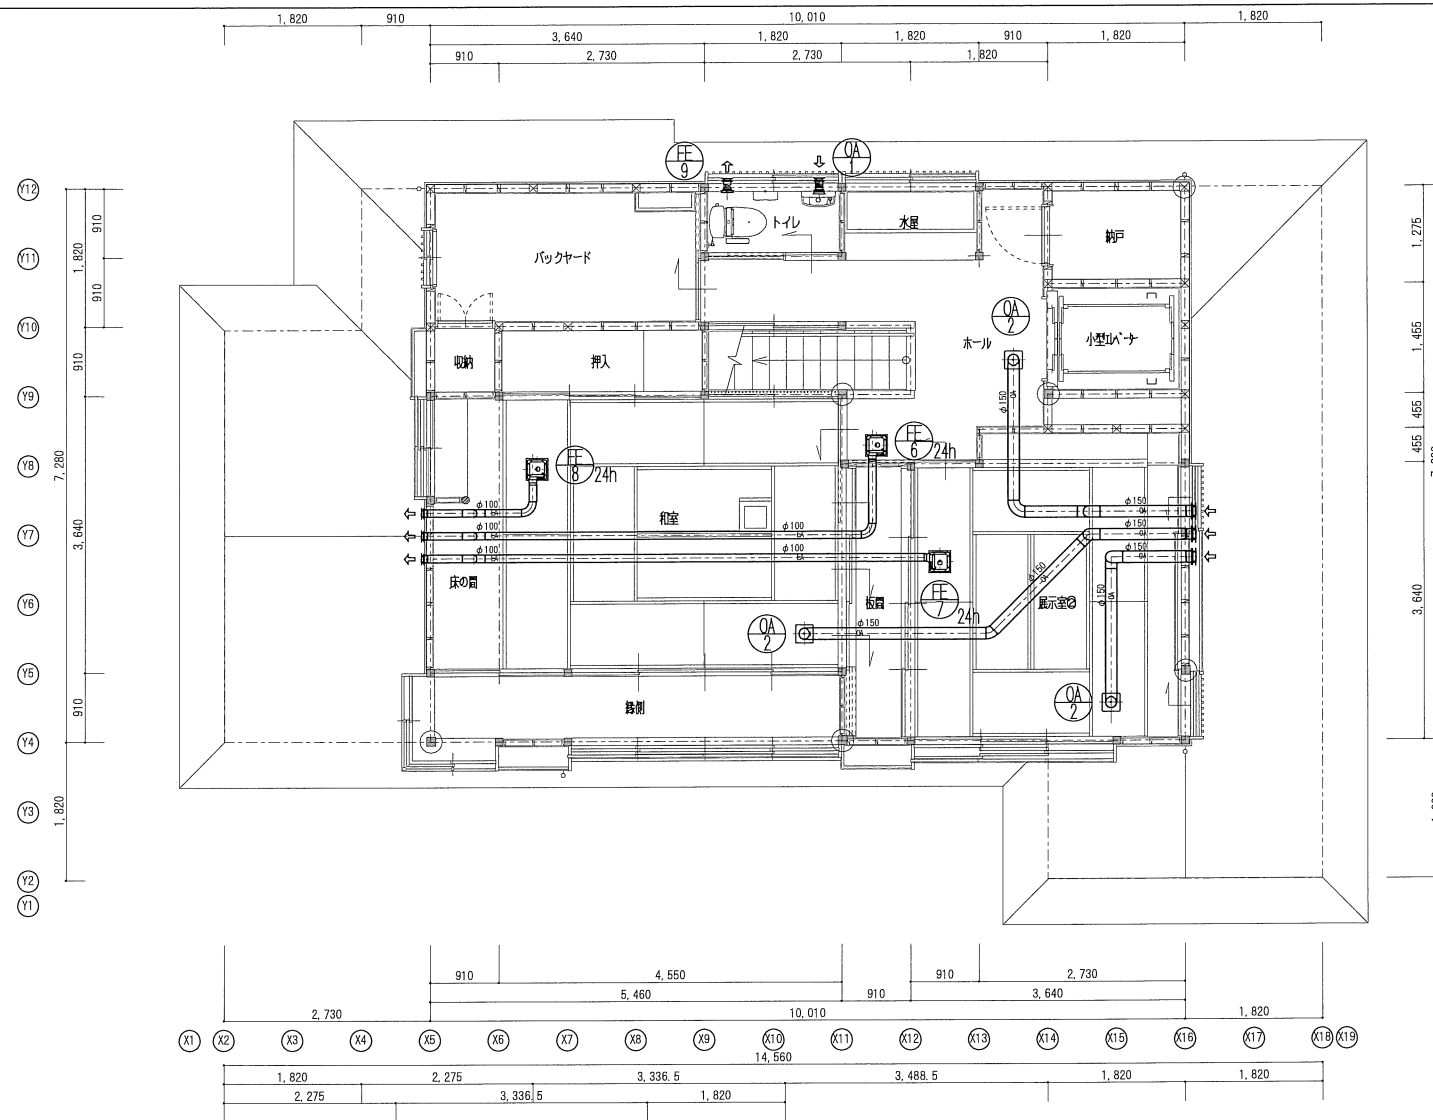

1階平面図 S=1/50

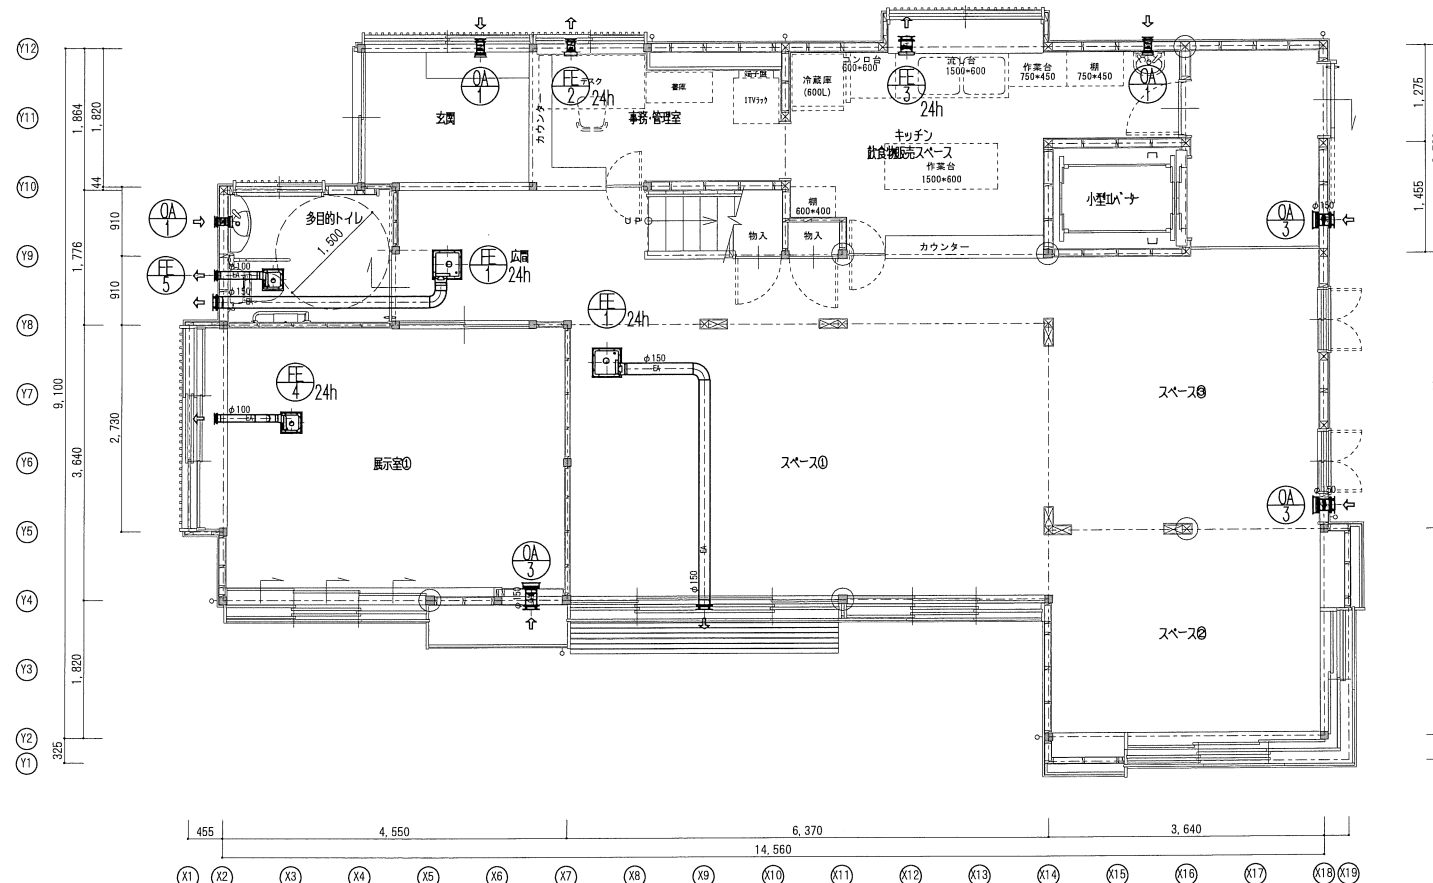


完成図			
工 事 名	有吉佐和子邸復元機械設備工事		
図面名称	換気設備 平面図		
図面番号	M-10	縮 尺	A1:1/50 A3:1/100
和歌山配管工事株式会社			


主 仕 様	
製造者認証番号	製010101Gcc030253
戸開走行保護装置	大臣認定番号ENNUN-0147
商品名	XミディモダンV
積 載 量	200kg
定 員	3名
速 度	20m/min
駆 動 方 式	巻胴式（ロープ式）
制 御 方 式	交流可変電圧可変周波数制御（ギトド）（回生あり）
停 止 数	2（15.2秒に停止）
出入口方向	2方向
戸 の 形 式	4枚面引き戸
かごサイズ	間口 850mm 奥行 1290mm 高さ 2000mm
出入口サイズ	間口 800mm 高さ 1900mm
昇 降 行 程	3280mm
電 源 電 圧	単相 200V、100V
鋼索	φ8 × 2本（1：1）
駆動電動機	2.6kw

標 準 装 備	
かご内	LEDダウンライト照明
	大型操作ボタン（43mm×43mm）
	情報表示パネル
	外部連絡用電話機
	非常ブザー
	停電灯
	ヨコ型手すり
乗り場	ブロンズ色敷居
	木質フローア
	大型幅広場ボタン（43mm×43mm）
	運転表示灯
機能	管理キースイッチ
	戸開き時間延長機能
	指定階不停止機能
	ホームランディング機能
	マルチビームドアセンサー
	ドア自動反転機能
	省エネ機能
	照明の自動休止機能
	戸開走行保護装置
	停電時自動着床装置
	乗り過ぎ防止機能
	緊急時手動下方着床装置
オプション	戸開き返し開閉機能
	戸開き不能救出運転
	段差補正機能
冠水センサー	


オ プ シ ョ ン	
二方向出入口、煙感知器点検口用安全スイッチ、音声アナウンス ※特注：インジケーター（乗場・カゴ内）	
R30554	

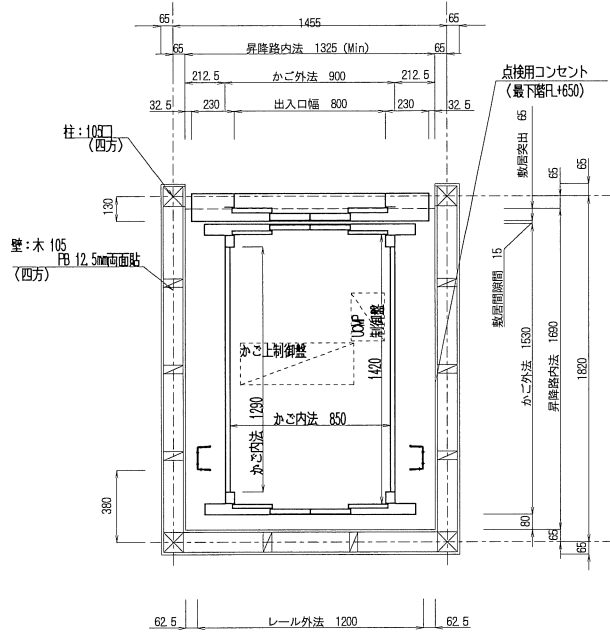


1階平面図 S=1/20

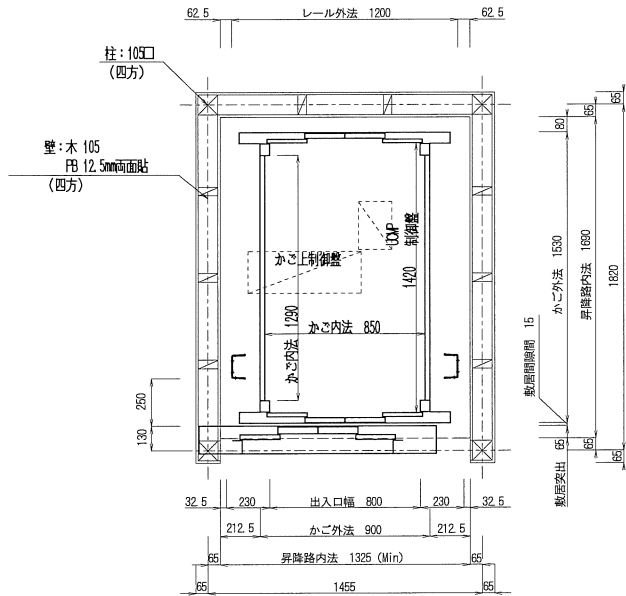


2階平面図 S=1/20

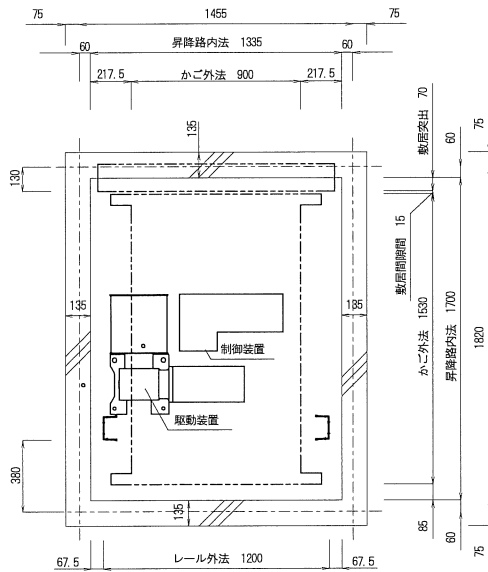


ピット部平面図 S=1/20

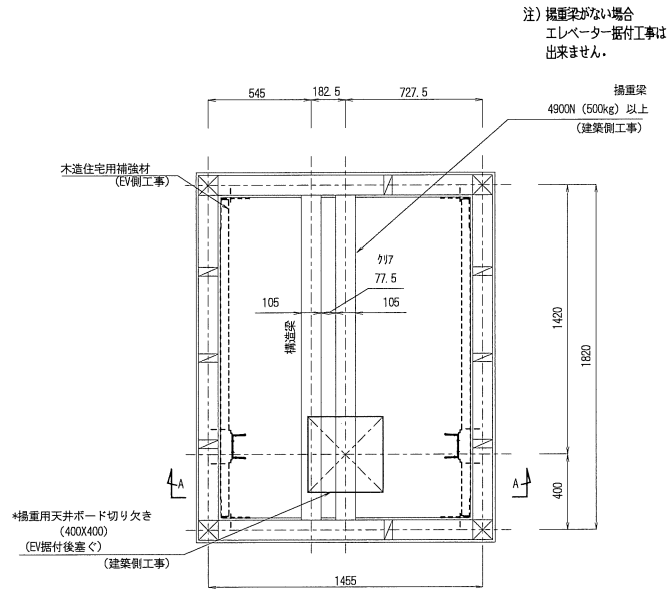

建築工事平面図(頂部) S=1/20

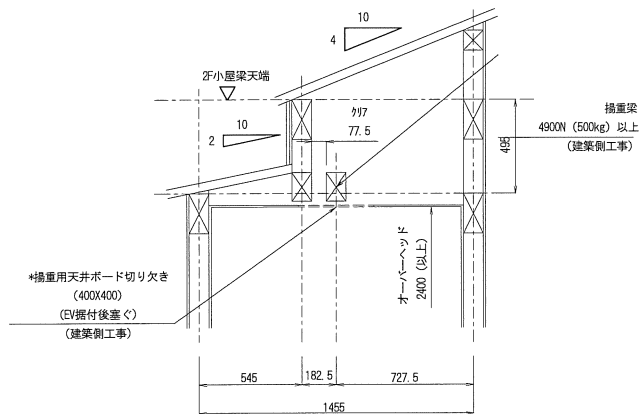


工 事 名	有吉佐和子郎復元機械設備工事		
図面名称	EV詳細図(1)		
図面番号	M-11	縮 尺	A1:1/20 A3:1/40

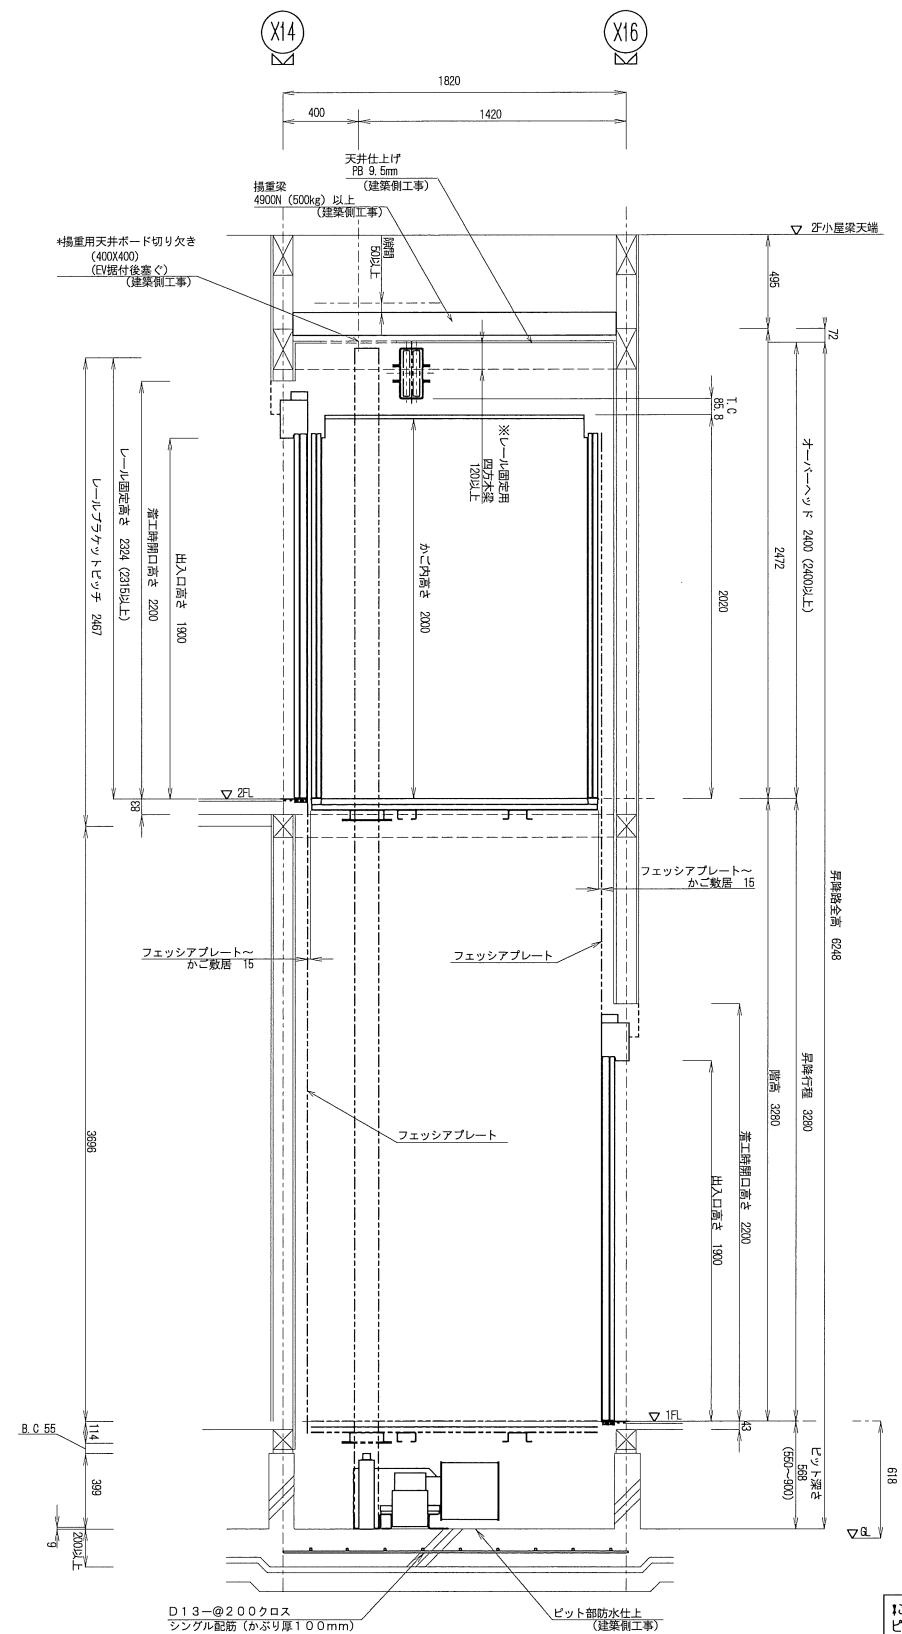

レール取付間隔 4000mm以下


昇降路断面図 S=1/20

※注意
ビット深さは防水仕上げ後の
寸法となります。

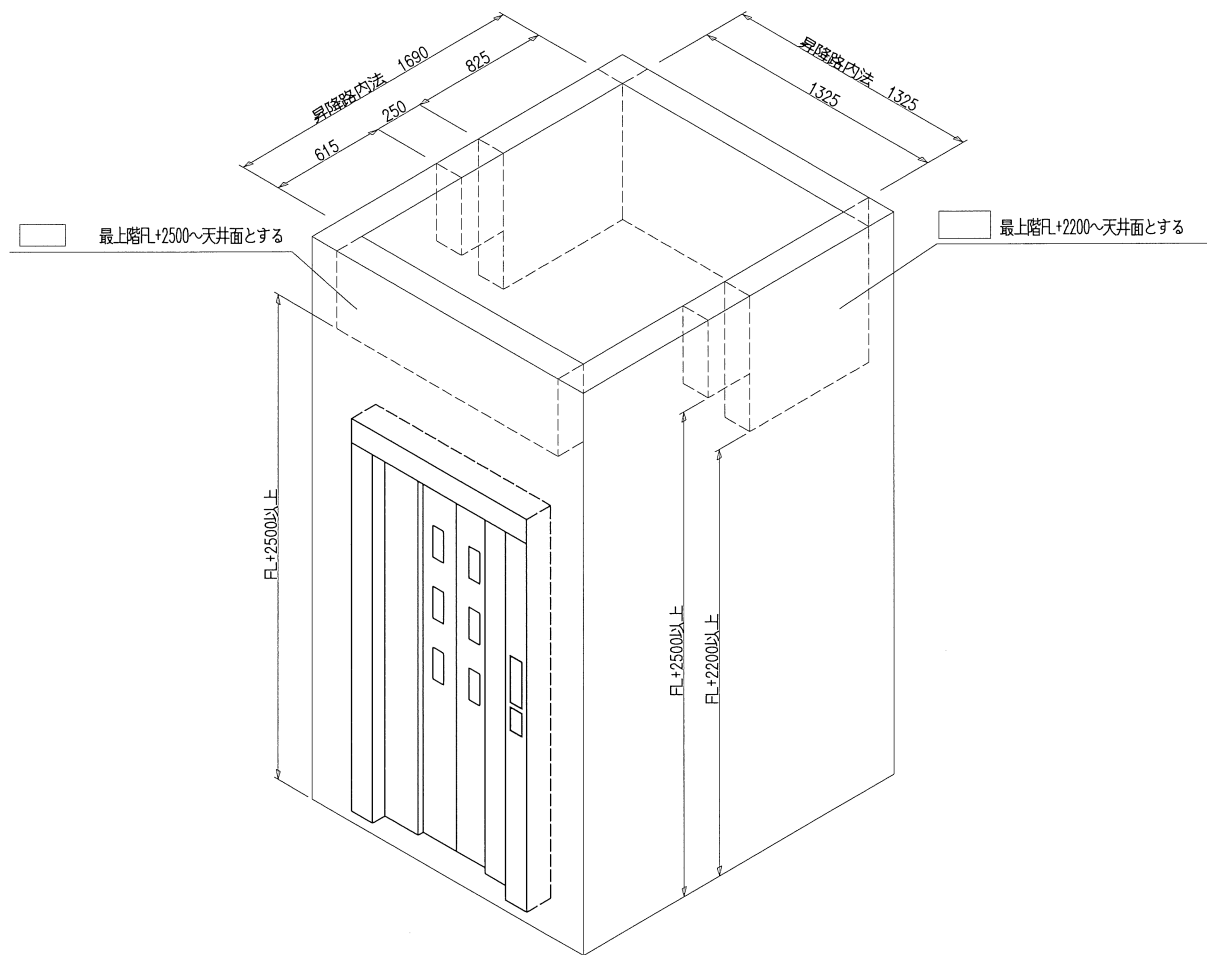


煙感知器点検口 設置可能位置概略図

完成図			
工 事 名	有吉佐和子邸復元機械設備工事		
図面名称	EV詳細図(2)		
図面番号	M-12	縮 尺	A1:1/20 A3:1/40
和歌山配管工事株式会社			

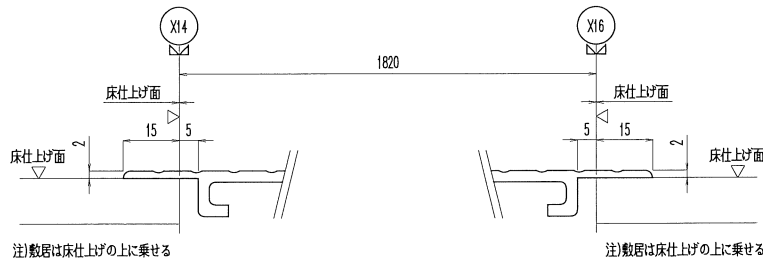


2階敷居仕上げ詳細図 S=1/1

1階敷居仕上げ詳細図 S=1/1

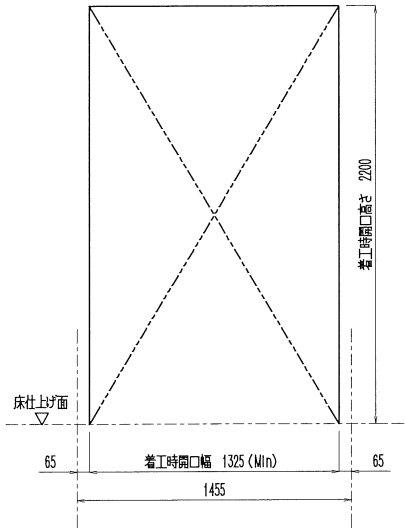


名階着工時間口図 S=1/20

(EVホール側から見た状態)

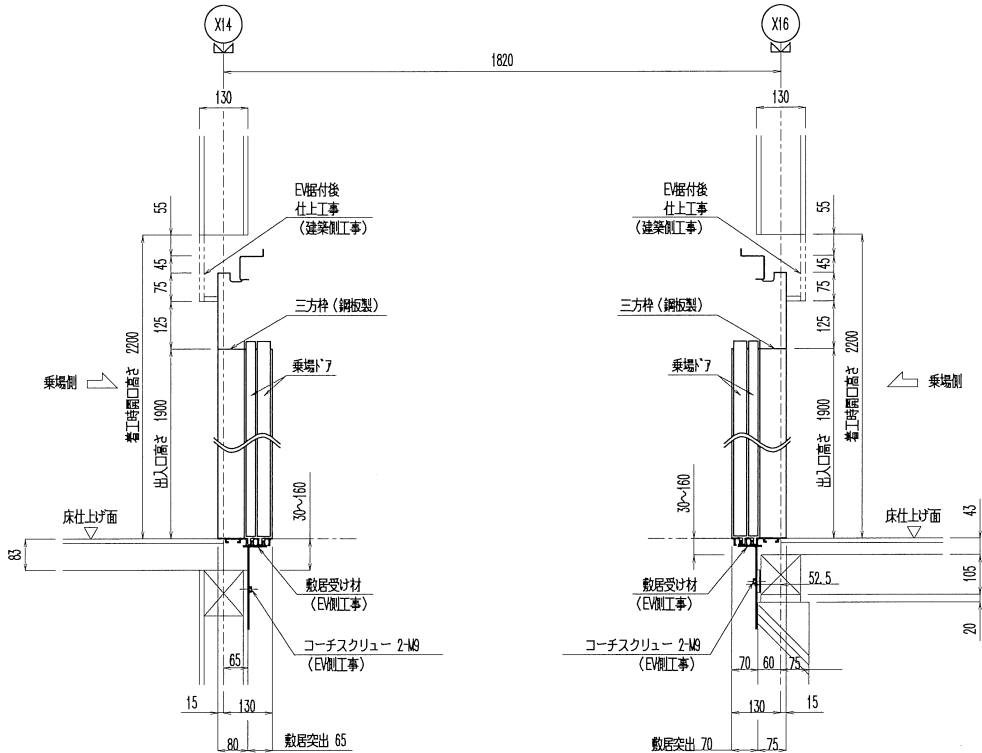


2階乗場戸詳細図 S=1/10

1階乗場戸詳細図 S=1/10

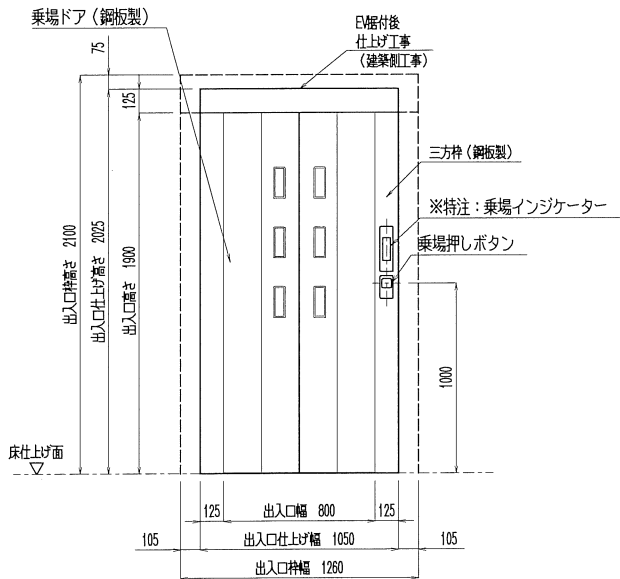

出入口姿図 S=1/20

(標準戸仕様)

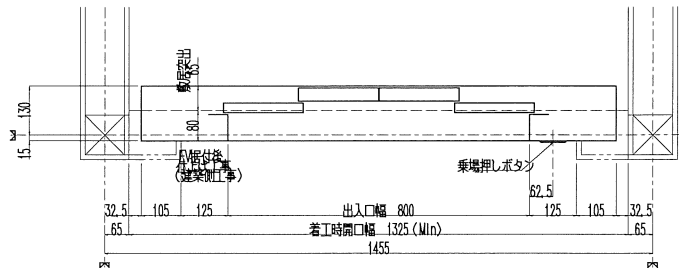

(各階共通)

乗場三方枠詳細図 S=1/10

完成図

工 事 名	有吉佐和子郎復元機械設備工事		
図 面 名 称	EV詳細図(3)		
図 面 番 号	M-13	縮 尺	A1:1/20, 1/10, 1/1 A3:1/40, 1/20, 1/2
和歌山配管工事株式会社			

